


1. Все розеточные и силовые сети выполнить кабелем ВВГнг 3x2,5 и ВВГнг 5x2,5. Кабели проложить скрыто - в ПВХ гибких трубах в штрабах и в гибких ПВХ трубах за подшивными потолками. Потолок выполнен из негорючих материалов.
 2. Все устанавливаемое оборудование промышленного изготовления, имеет сертификаты соответствия и эксплуатационные паспорта.

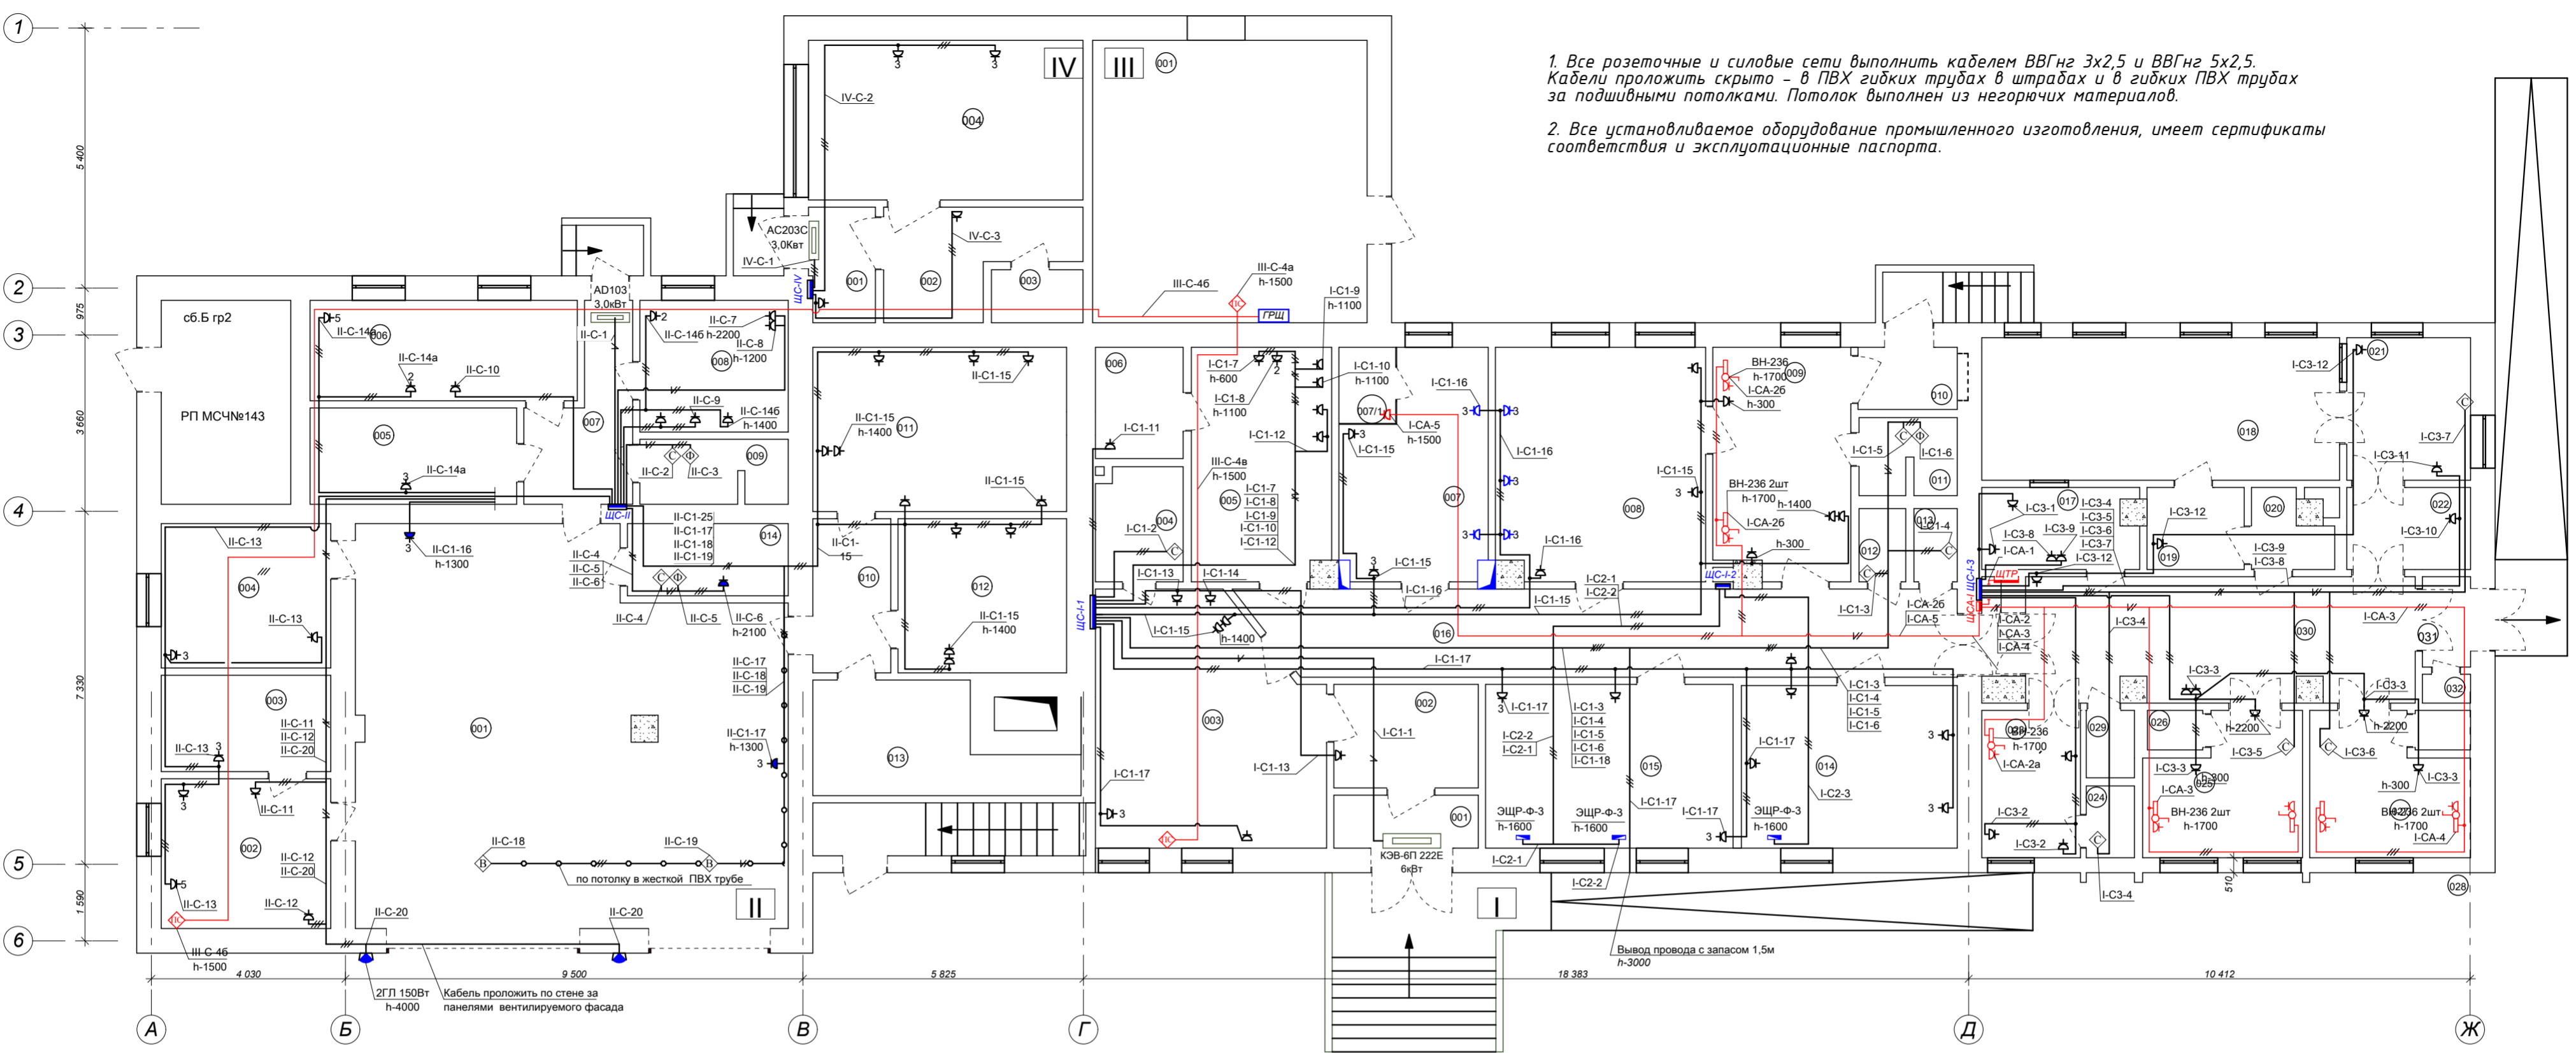

Экспликация помещений стационара №II

№п/п	Наименование	Площадь
001	Тамбур	3,97
002	Гардероб	6,45
003	Холл	22,32
004	Душевая	4,39
005	Буфет	12,66
006	Комната отдыха	4,20
007	Ординаторская №1	14,79
007/1	Комната хранения наркотиков	2,10
008	Функциональная диагностика	20,50
009	Приемная	12,12
010	Тамбур	2,66
011	Душевая	3,38
012	С/У	1,63
013	Санитарная	1,51
014	Кабинет врача	13,69
015	Смотровая	17,48
016	Коридор	26,38
017	Стерилизационная	5,38
018	Операционная	21,99
019	Санпропускник	3,44
020	Санпропускник	2,71
021	Предоперационная	7,61
022	Шлюз	4,38
023	Палата послеоперационная	6,28
024	С/У	1,49
025	Палата послеоперационная	8,88
026	Уборная	0,97
027	Палата послеоперационная	8,92
028	Уборная	0,98
029	Душевая	1,42
030	Коридор	18,64
031	Тамбур	1,99
032	Шкаф	0,60

Экспликация помещений скорой помощи №III

№п/п	Наименование	Площадь
001	Гараж	72,53
002	Диспетчерская	10,95
003	Аптека кабинет ст. фельдшера	6,88
004	Кабинет старшего врача	10,56
005	Коридор	8,60
006	Кабинет ген.директора	9,73
007	Коридор	6,74
008	Буфет	7,60
009	Санузел	3,96
010	Тамбур	5,18
011	Комната отдыха мужчин	17,97
012	Комната отдыха женщин	11,20
013	Гардероб	9,80
014	Санузел	4,53

Экспликация помещений вспомогательные №III

№п/п	Наименование	Площадь
001	Техническое помещение	33,43

Экспликация офисных помещений №IV

№п/п	Наименование	Площадь
001	Тамбур	3,25
002	Коридор	7,36
003	Санузел	2,15
004	Офисное помещение	18,90

Условные обозначения

Обозначения на схеме	Наименование	Артикул	Ед. изм.	Количество	Примечание
	Электрощит		шт	5	
	Электрощит аварийного энергоснабжения		шт	1	
	Электрощиток физиотерапевтический	ЭЩР-Ф-3	шт	3	
	Главный распределительный щит				
	Сушка для рук 230В 2,0 кВт IP 32	НТЕ 4	шт	10	
	Фен настенный 230В 1,0 кВт IP 1	НАД-100-15	шт	3	
	Вывод под электропривод ворот		шт	2	
	Вывод под оборудование пожарной сигнализации		шт	3	См. проект АПС и план питающих линий
	Розетка для внутреннего монтажа 2К+3 250В, 16А IP 31		шт	103	Цифра - количество розеток в группе
	Розетка для наружного монтажа 2К+3 250В, 16А IP 55	Рлехо 55	шт	7	Цифра - количество розеток в группе
	Светильник медицинский прикроватный	ВН-236	шт	3	
	Проектор 150Вт R7s черный IP54	0101 ГЛ	шт	2	
	Коробка распаячная с салыниками 100x100x50 IP55	LX35005-A	шт	37	
	Тепловая завеса		шт	3	

Согласовано

Взам. инв. №

Подп. и дата

Инв. № подл.

С 01/09ЭОМ 03.10

Нежилое одноэтажное здание
по адресу: г. Москва, проезд Досфлота, д.2, стр.4, СЗАО.

Изм.	Кол.уч.	Лист	№ док.	Подп.	Дата
ГАП		Назаров А.В.			20.04.09
ГИП		Афонский К.А.			20.04.09
Инженер	ОВ	Николаенко О.И.			20.04.09
Администратор		Ахунова М.А.			20.04.09

Силовое электрооборудование и электроосвещение

Стадия	Лист	Листов
РП	34	40

План силового и аварийного электрооборудования

ООО "Строительная компания "Голден Ретривер"