



План на отметке -4.500

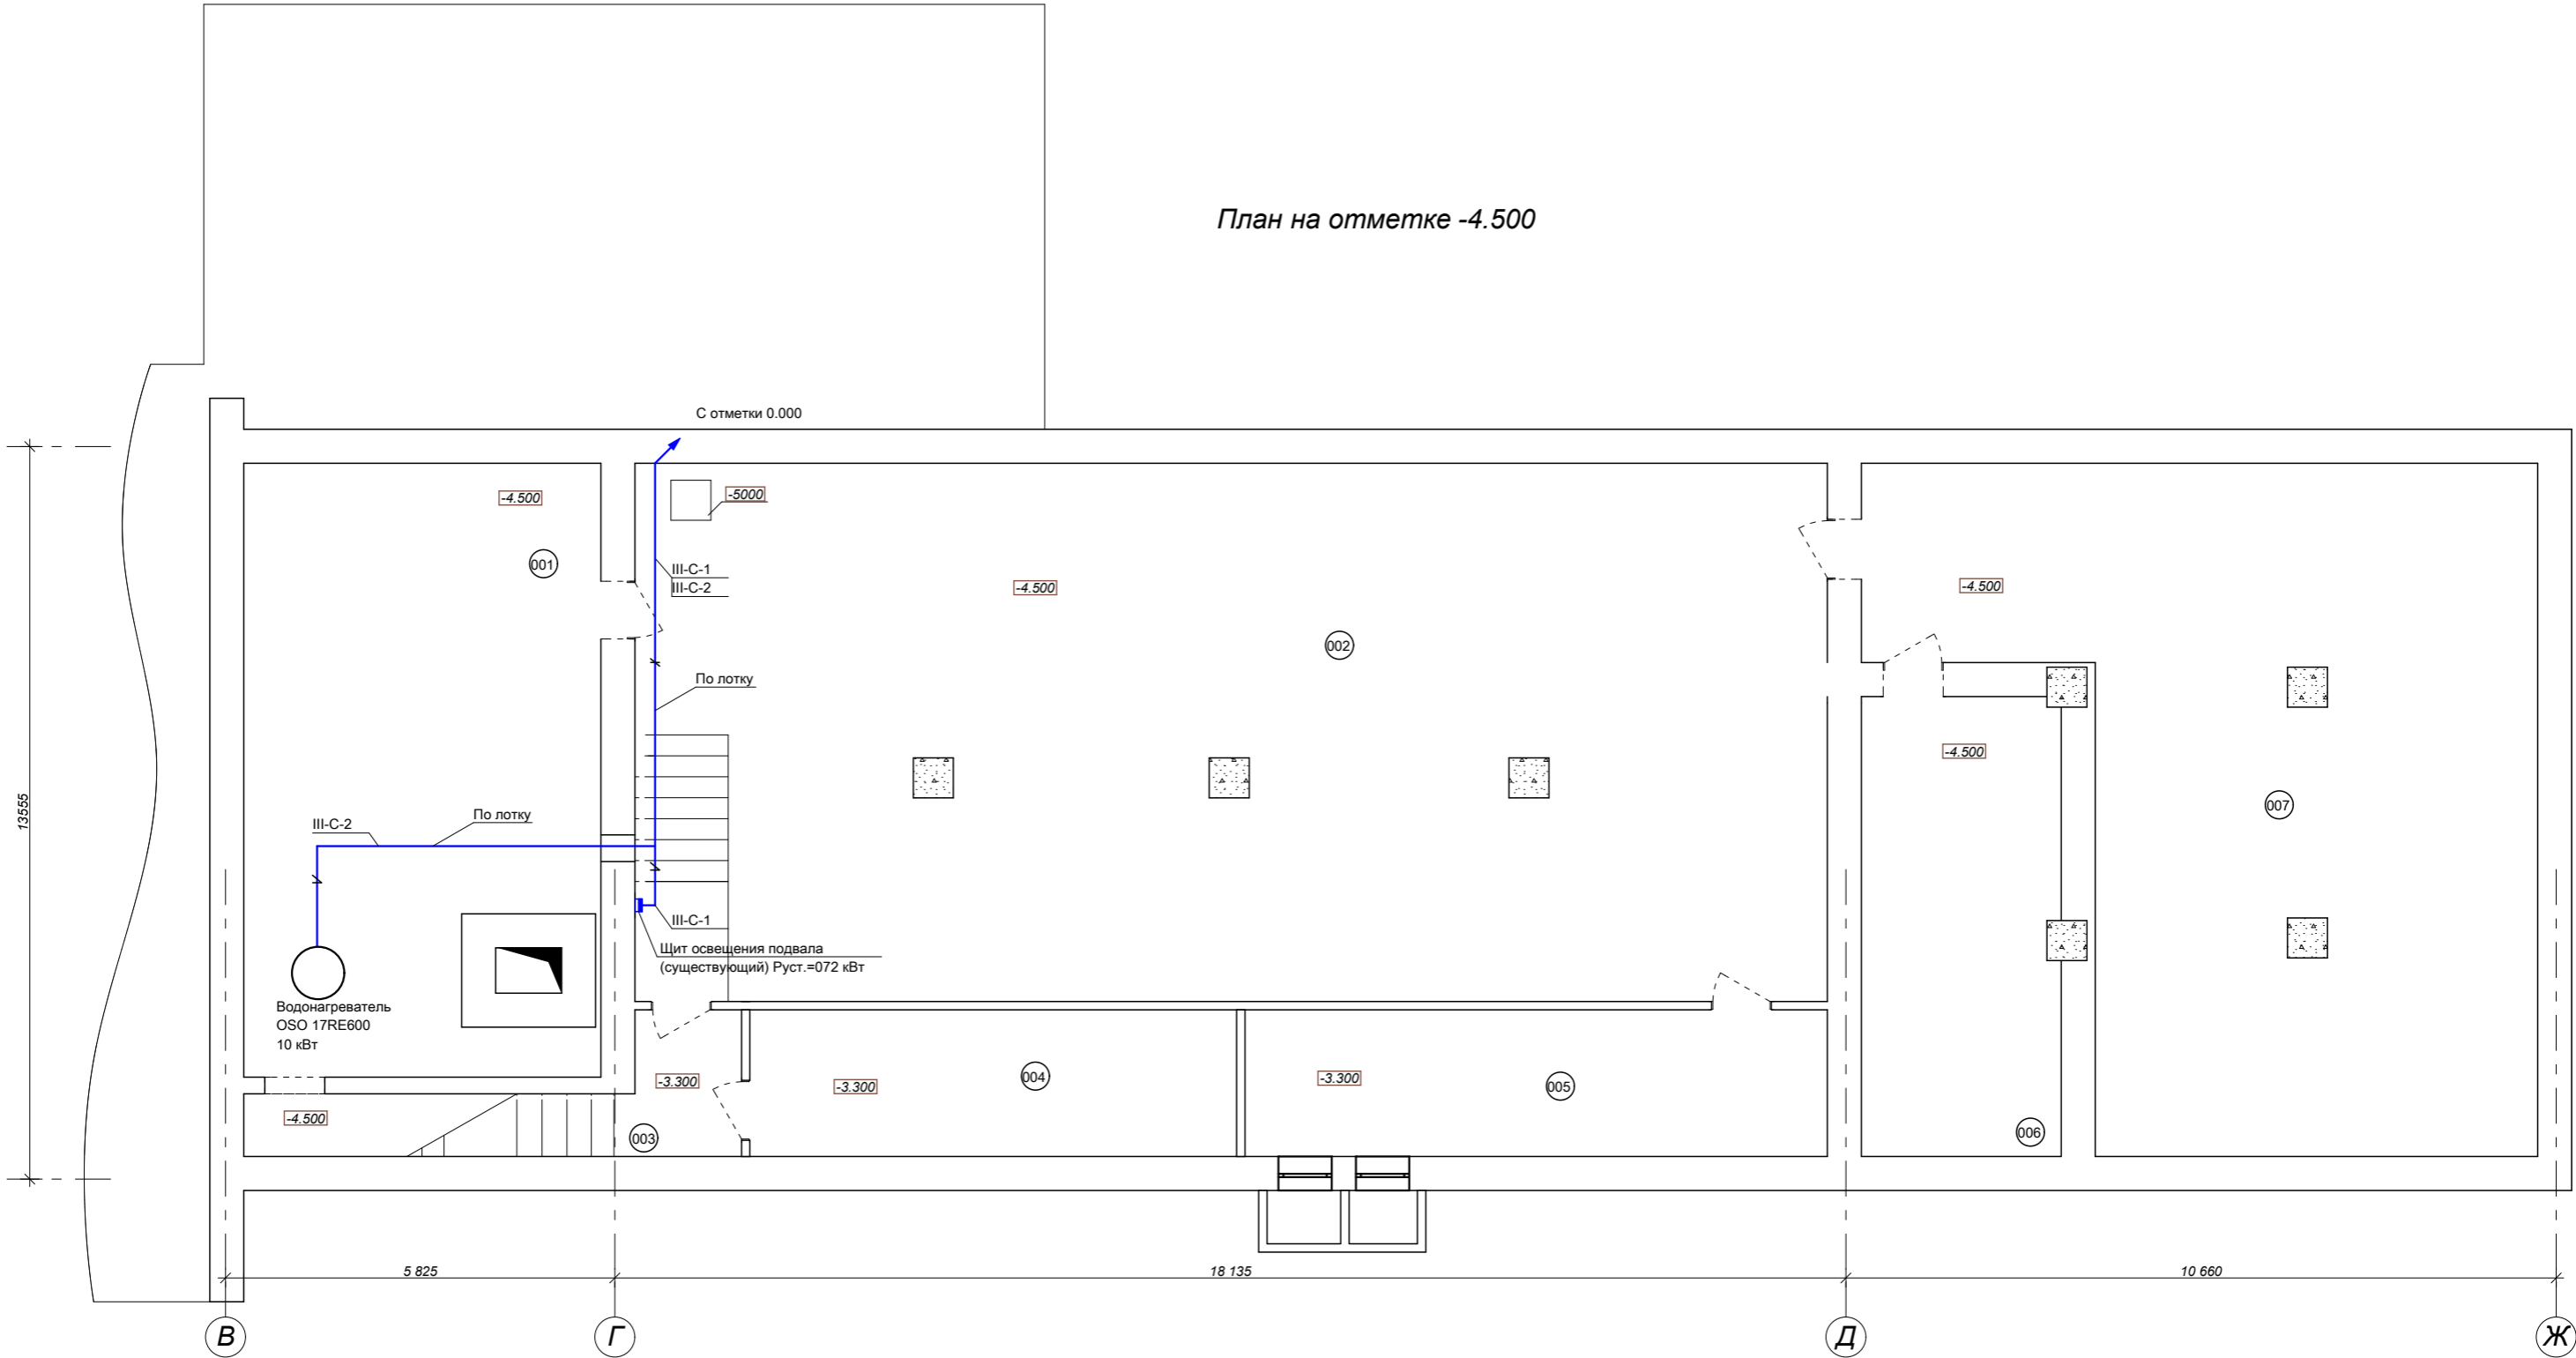

Экспликация

№ п/п	Наименование	Площадь
001	Отделение машинное	40,6
002	Котельная	143,2
003	Коридор	3,5
004	Службное	14,9
005	Службное	19,2
006	Бойлерная	20,7
007	Угольная	75,8

						С 01/09 ЭОМ 03.14			
						Нежилое одноэтажное здание по адресу: г. Москва, проезд Досфлота, д.2, стр.4, СЗАО.			
Изм.	Кол.уч.	Лист	№ док.	Подп.	Дата	Силовое электрооборудование и электроосвещение	Стадия	Лист	Листов
ГАП		Назаров А.В.			20.04.09		РП	38	40
ГИП		Афонский К.А.			20.04.09				
Инженер ОВ		Николаенко О.И.			20.04.09				
Администратор		Ахунова М.А.			20.04.09	План электрооборудования подвала			
						 ООО "Строительная компания "Голден Ретривер"			

Согласовано

Изм. № подл.	Подп. и дата	Взам. инв. №