



Данные питающей сети
Вводной аппарат тип, ном, ток, А
Автоматический выключатель отходящей линии: тип, ном.ток,А
Марка, сечение проводника отходящей линии способ прокладки
Обозначение на плане
Длина линии
Номер группы
Фаза
Устан.мощн. кВт
Расч.ток,А
Коэф. спроса Кс
Наименование и расположение электроприемника

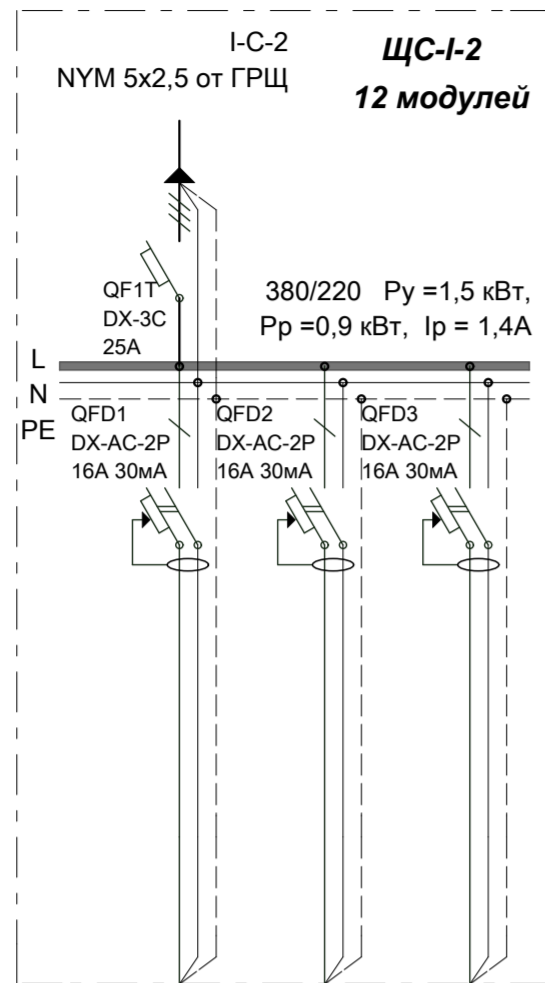


NYM(3x2,5) скрытно в трубе ПВХ20	NYM(3x2,5) скрытно в трубе ПВХ20	NYM(3x2,5) скрытно в трубе ПВХ20
12	12	10
I-C2-1	I-C2-2	I-C2-3
L1	L2	L3
0,5	0,5	0,5
2,2	2,2	2,2
0,6	0,6	0,6
Щиток физиотерапевтический	Щиток физиотерапевтический	Щиток физиотерапевтический
008	008	015

Помещение секция I

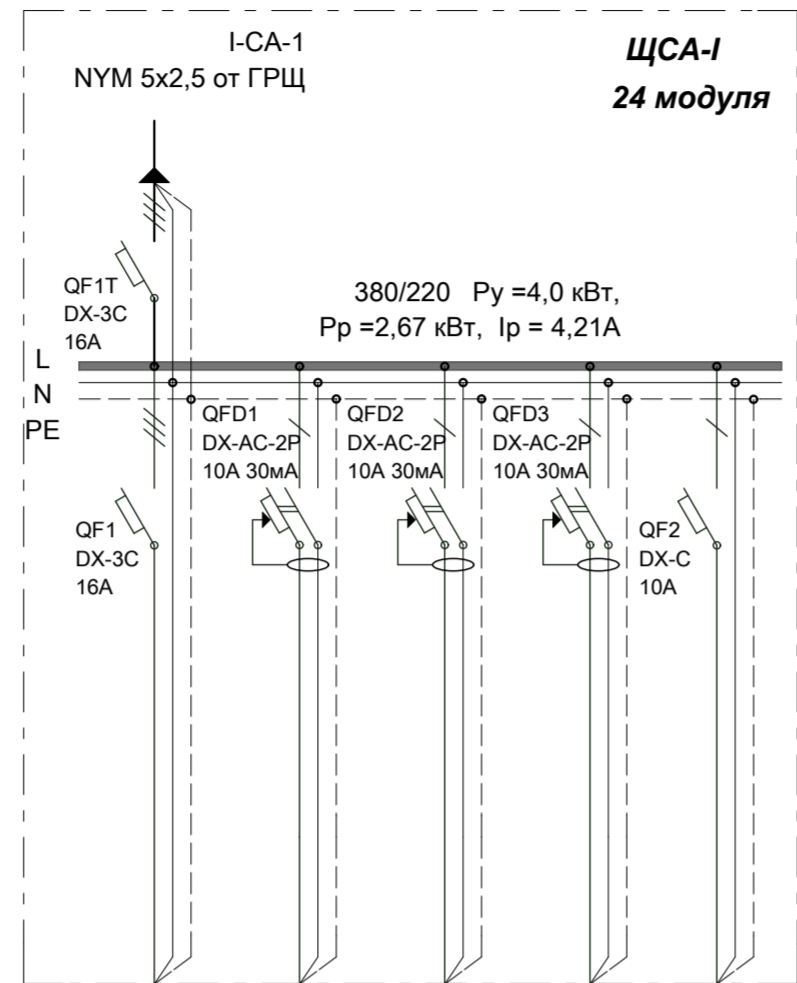

NYM(5x2,5) скрытно в трубе ПВХ20	NYM(3x1,5) скрытно в трубе ПВХ20	NYM(3x1,5) скрытно в трубе ПВХ20	NYM(3x1,5) скрытно в трубе ПВХ20	NYM(3x1,5) скрытно в трубе ПВХ20	NYM(3x1,5) скрытно в трубе ПВХ20
12	12	14	22	23	
I-CA-1	I-CA-2	I-CA-3	I-CA-4	I-CA-5	
L1,L2,L3	L1	L2	L3	L3	
3	0,24	0,24	0,24	0,3	
2,8	1,0	1,0	1,0	1,3	
0,6	0,85	0,85	0,85	0,85	
Трансформатор медицинский	Светильник прикроватный медицинский	Светильник прикроватный медицинский	Светильник прикроватный медицинский	Сигнализация	
030	023	025	027	007/1	

Помещение секция I

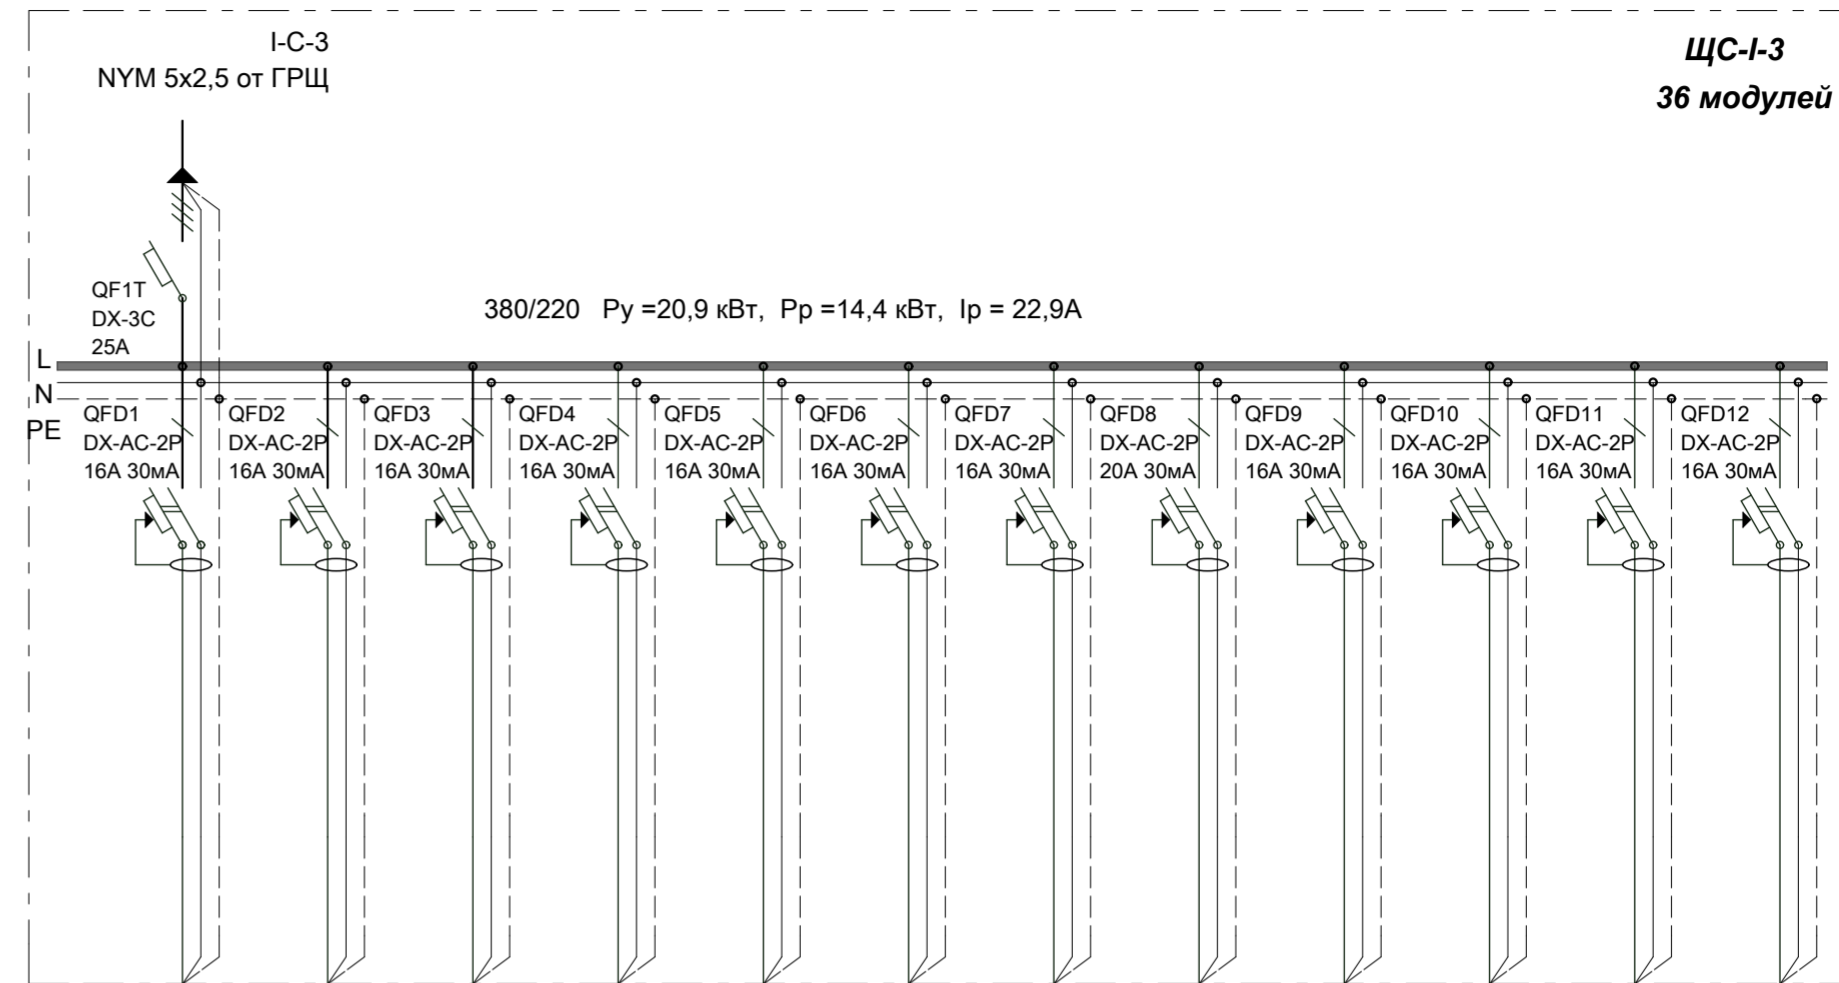

NYM(3x2,5) скрытно в трубе ПВХ20	NYM(3x2,5) скрытно в трубе ПВХ20	NYM(3x2,5) скрытно в трубе ПВХ20	NYM(3x2,5) скрытно в трубе ПВХ20	NYM(3x2,5) скрытно в трубе ПВХ20	NYM(3x2,5) скрытно в трубе ПВХ20	NYM(3x2,5) скрытно в трубе ПВХ20	NYM(3x2,5) скрытно в трубе ПВХ20	NYM(3x2,5) скрытно в трубе ПВХ20	NYM(3x2,5) скрытно в трубе ПВХ20	NYM(3x2,5) скрытно в трубе ПВХ20	NYM(3x2,5) скрытно в трубе ПВХ20	NYM(3x2,5) скрытно в трубе ПВХ20
2шт	2шт	4шт										3шт
9	18	16,5	13,5	14	15	18	8	8	14	16	16	
I-C3-1	I-C3-2	I-C3-3	I-C3-4	I-C3-5	I-C3-6	I-C3-7	I-C3-8	I-C3-9	I-C3-10	I-C3-11	I-C3-12	
L1	L2	L3	L1	L2	L3	L1	L3	L1	L2	L3	L1	
0,24	0,12	0,24	2,0	2,0	2,0	2,0	3,5	1,8	3	3	1	
1,2	0,6	1,2	7,3	7,3	7,3	7,3	9,6	5,0	8,1	8,1	2,7	
1	1	1	0,8	0,8	0,8	0,8	0,6	0,6	0,6	0,6	0,6	
Розетки	Розетки	Розетки	Сушилка для рук	Сушилка для рук	Сушилка для рук	Сушилка для рук	Стерилизатор паровой	Стерилизатор воздушный	Автоклав	Автоклав	Холодильники	
017	023	025,027	024	026	027	021	017	017	022	021	019,021,030	

Помещение секция I

Согласовано	
Изм. № подл.	Взам. инв. №
Подп. и дата	

**С 01/09ЭОМ 03.4**

Нежилое одноэтажное здание  
по адресу: г. Москва, проезд Досфлота, д.2, стр.4, СЗАО.

Изм.	Кол.уч.	Лист	Недоп.	Подп.	Дата
ГАП		Назаров А.В.			20.04.09
ГИП		Афонский К.А.			20.04.09
Инженер	ОВ	Николаенко О.И.			20.04.09
Администратор		Ахунова М.А.			20.04.09

Силовое электрооборудование и электроосвещение			Стадия	Лист	Листов
			РП	28	40

Расчетная схема силового электрооборудования секции I. ЩС-I-2, ЩС-I-3, ЩА-I

ООО "Строительная компания "Голден Ретривер"